


PLANTA COBERTURA - CAIXA D'ÁGUA


escala 1:50



DETALHE -LIGAÇÕES- CAIXA D'ÁGUA

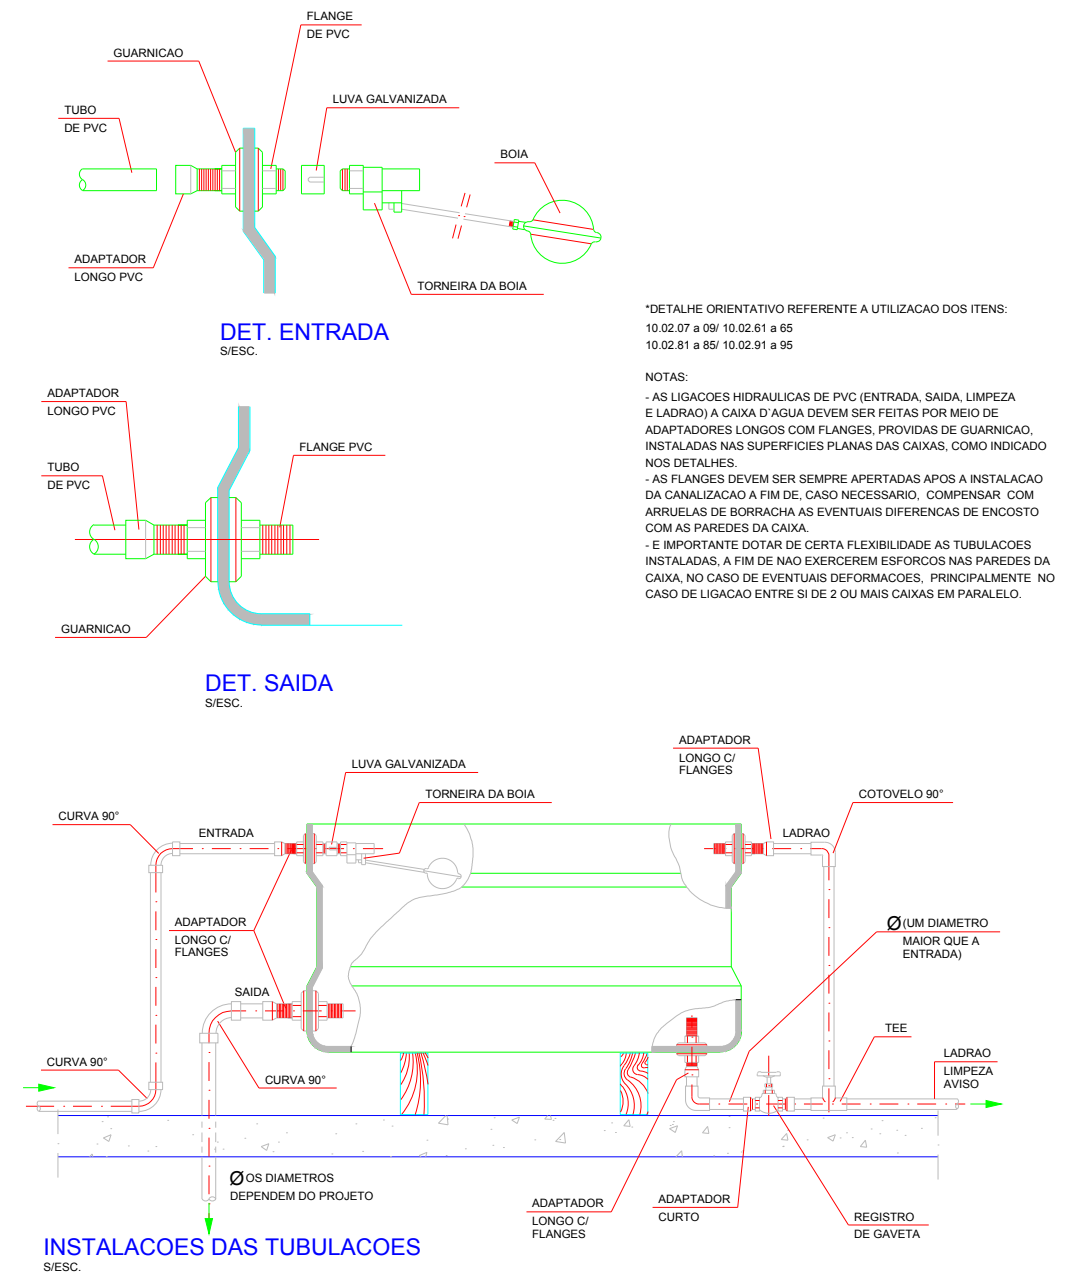


PLANTA BAIXA PVTO SUPERIOR

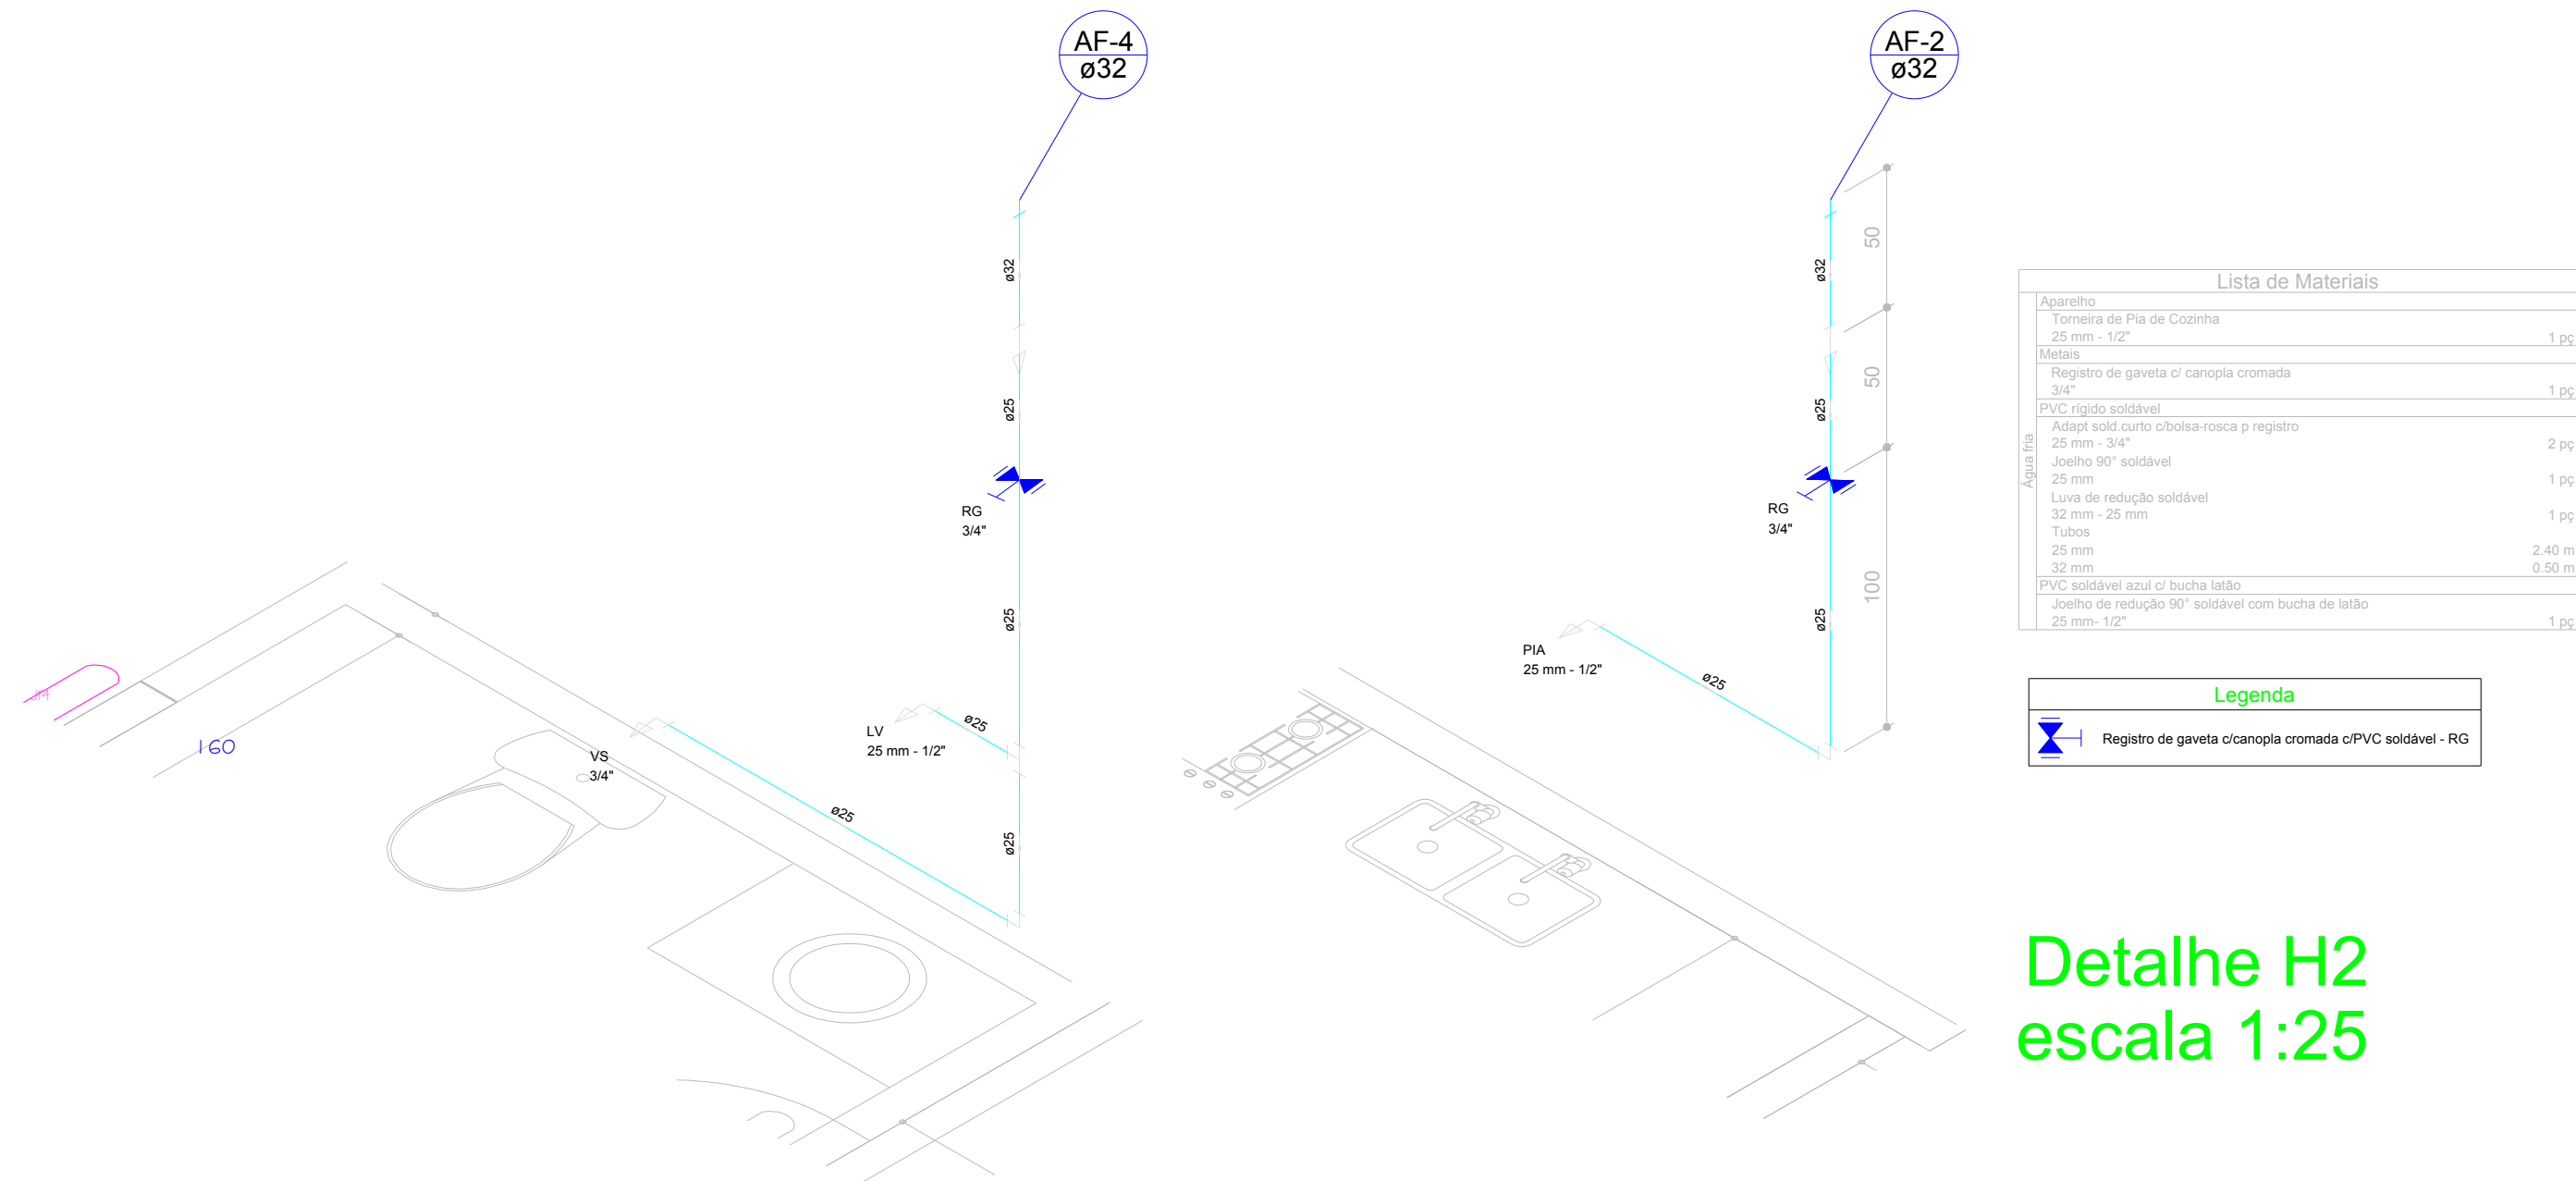


Detalhe H1-1 escala 1:25

Detalhe H2
escala 1:25

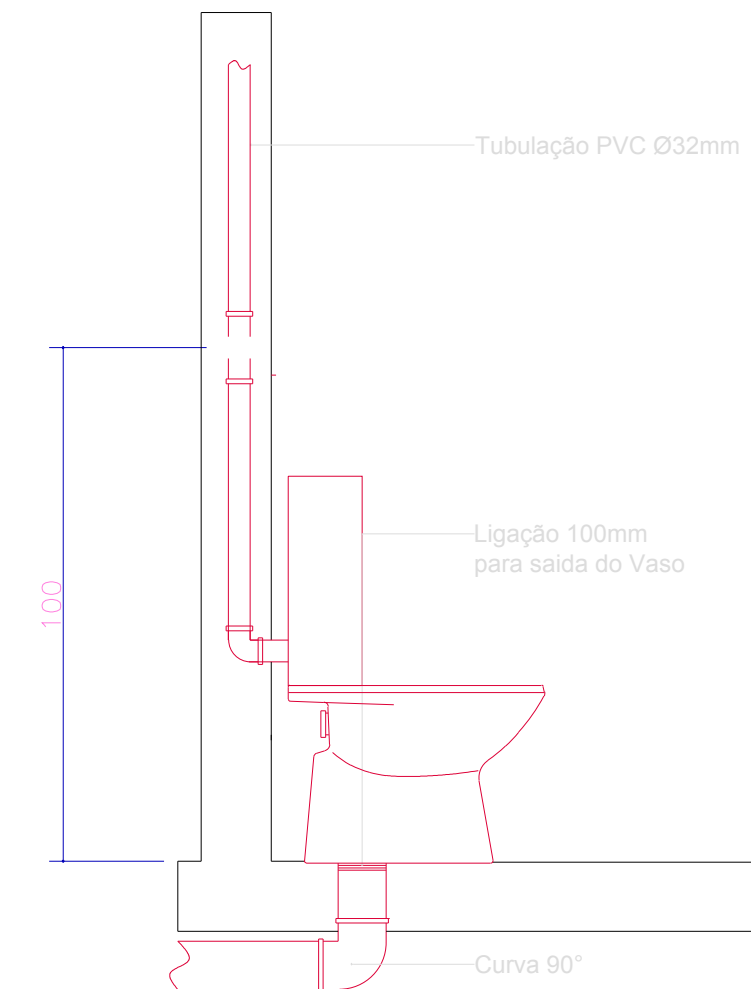

LAVATÓRIO Vista Lateral

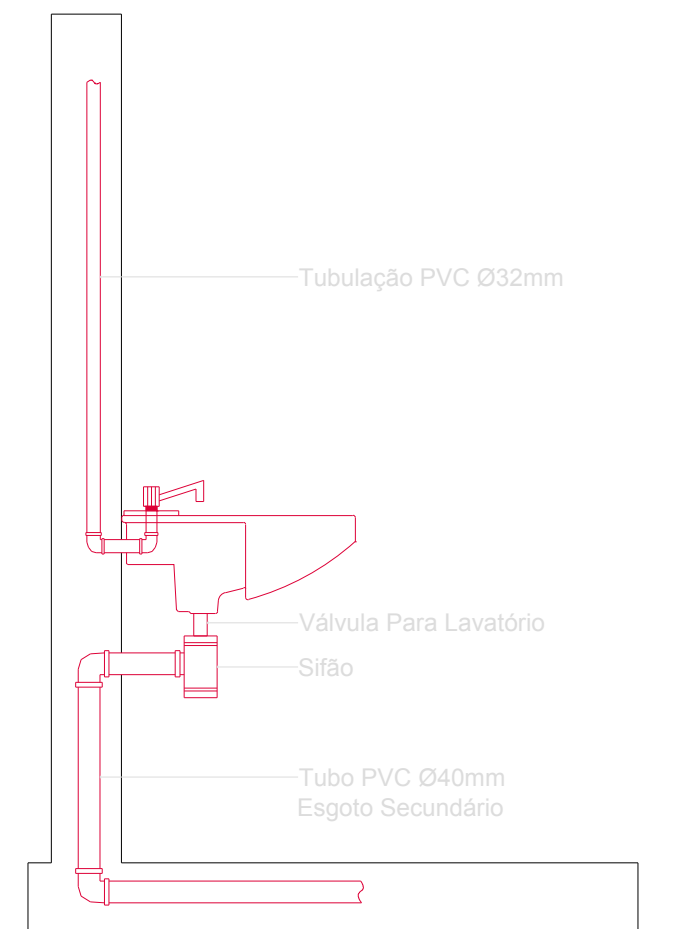

ESTE PROJETO É DE AUTORIA E PROPRIEDADE DO ENG. CIVIL LUCAS MATHIAS SENDO PROIBIDO A SUA UTILIZAÇÃO, REPRODUÇÃO, OU ADAPTAÇÃO SEM AUTORIZAÇÃO, RESERVANDO-SE OS DIREITOS AUTORAIS NA FORMA DA LEI.*

Proprietário

Responsável Técnico Projeto
Lucas Mathias - Crea nº 89858/D

DADOS DA OBRA:

OBRA: AMPLIAÇÃO E REFORMA DO PAÇO MUNICIPAL

ENDEREÇO: AVENIDA DOS PIONEIROS 500, CENTRO

CATANDUVAS - PR

DESCRIÇÃO / CONTEÚDO DAS PRANCHAS:

DESCRIÇÃO / CONTEÚDO DAS PRANCHAS:

PROJETO PADRÃO - HIDROSANITÁRIO

Rua Fortunato bebbler, 1542, Gramado, Cascavel - Pr.
 Telefone: (0xx41) 3334-2442

LMSS Engenharia@gmail.com - FONES: (45) 9834-0440

Rua Fortunato bebbler, 1542, Gramado, Cascavel - Pr.
FONE: (45) 3334.2112

Lmssengenharia@gmail.com - FONES: (45) 9834-0440

ANCHAS:

Lmssengenharia@gmail.com - FONES: (45) 9834-0440

Lmssengenharia@gmail.com - FONES: (45) 9834-0440