


PLANTA BAIXA PVTO TERREO

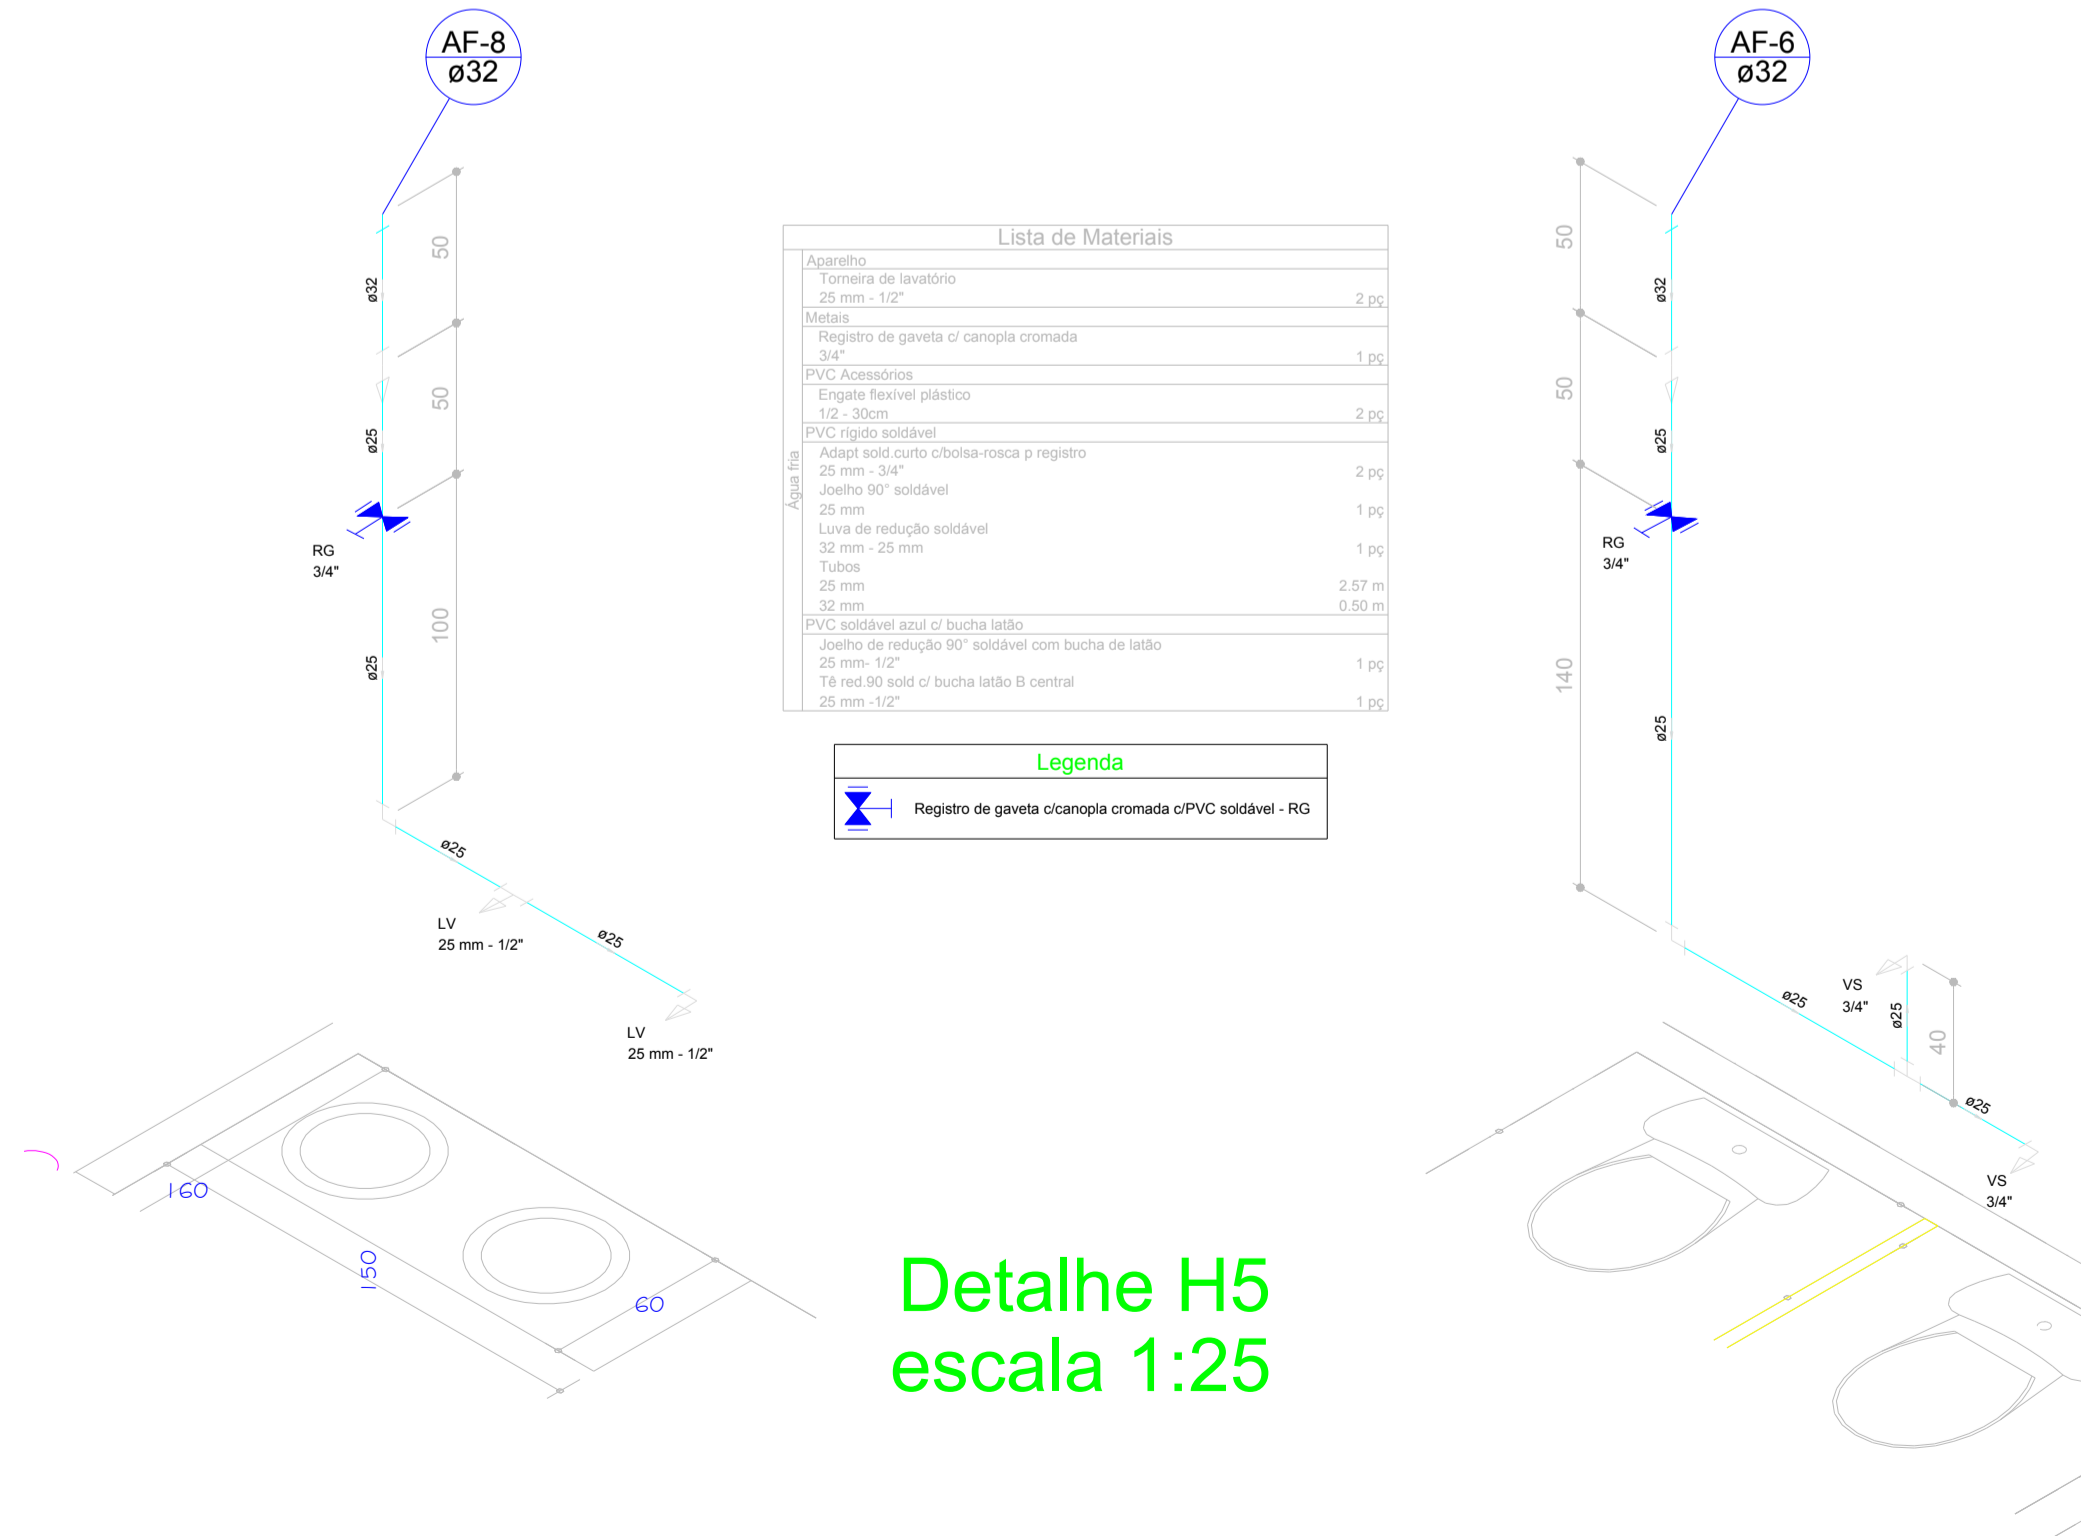

Detalhe H5
escala 1:25

Detalhe H6
escala 1:25


Lista de Materiais	
Caixas de Passagem	
Caixa de inspeção esgoto simples	2 ps
PVC Acessórios	
Caixa sifonada	3 ps
100x100x40	1 ps
Sifão de corpo p/ pia e lavatório	4 ps
1" - 1/2"	1 ps
Sifão Resivel c/ Adaptador	1 ps
1.1/4" - 2"	4 ps
Valvula p/ lavatório e tanque	1 ps
Valvula p/ tanque	1 ps
40 mm	1 ps
PVC Esgoto	
Curva 90 curta	4 ps
40 mm	3 ps
Joelho 45	1 ps
40 mm	2 ps
Joelho 90	6 ps
50 mm	4 ps
Joelho 90 c/anel p/ esgoto secundário	4 ps
40 mm - 1/2"	
Tubo PVC ponta-bola c/ vrola	13.78 m
100 mm - 4"	1.08 m
50 mm - 2"	8.07 m
Tubo rígido c/ ponta e bolsa soldável	2.40 m
40 mm	1.20 m
Tubo rígido c/ ponta lisa	1 ps
40 mm	3 ps
Tê 90	3 ps
40 mm	1 ps
Tê sanitário	1 ps
100 mm - 100 mm	3 ps
100 mm - 50 mm	3 ps
50 mm - 50 mm	1 ps
PVC Acessórios	
Greixa quadri - p/ ralo de terraço - cx. afo.	3 ps
100 mm	1 ps
Greixa redonda p/ cx. afo e ralo seco	1 ps
100 mm	3 ps
Ralo corpo caixa seca	3 ps
100x100x40mm	1 ps
Ralo corpo sifonado cilíndrico	1 ps
100x40mm	
Aparelho	
Torneira de Tanque de Lavar	1 ps
25mm 3/4"	5 ps
Torneira de lavatório	5 ps
25 mm - 1/2"	4 ps
Vaso Sanitário c/ cx. acoplada	4 ps
1/2"	2 ps
Metals	
Registro de gaveta c/ canopia cromada	5 ps
3/4"	
PVC Acessórios	
Bola de ligação p/ vaso sanitário	4 ps
1.1/2"	4 ps
Esgoto Resivel cobre cromado com canopia	4 ps
1/2 - 30mm	5 ps
Esgoto Resivel plástico	5 ps
1/2 - 30mm	
PVC mola soldável	
Joelho de redução soldável c/ rosca	4 ps
25 mm - 1/2"	
PVC rígido soldável	
Adapt sold curto c/bolsa-rosca p registro	10 ps
25 mm - 3/4"	
Joelho 90" soldável	5 ps
25 mm	5 ps
Lava de redução soldável	3 ps
32 mm - 25 mm	17.27 m
Tubo	3 ps
32 mm	2 ps
Tê 90 soldável	2 ps
25 mm	
PVC soldável axil c/ bucha latão	
Joelho 90" soldável com bucha de latão	1 ps
25 mm - 3/4"	
Joelho de redução 90" soldável com bucha de latão	2 ps
25 mm - 1/2"	
Tê red 90 sold c/ bucha latão B central	2 ps
25 mm - 1/2"	

Legenda	
Caixa Sifonada	
Caixas Inspeção Esgoto Simples	
Curva 90 curta	
Joelho 45	
Joelho 90	
Lavatório de Uso Geral	
Máquina de Lavar Louças- DN 50mm	
Ralos pluviais	
Registro de gaveta c/ canopia cromada c/PVC soldável - RG	
Tanque de Lavar Roupas DN 50mm	
Tê 90	
Tê sanitário	
Vaso Sanitário c/ 380"	

Lista de Materiais	
Caixas de Passagem	
Caixa de inspeção esgoto simples	2 ps
CE- 60x60 cm	
PVC Acessórios	
Caixa sifonada	3 ps
100x100x40	1 ps
Sifão de corpo p/ pia e lavatório	4 ps
1" - 1/2"	1 ps
Sifão Resivel c/ Adaptador	1 ps
1.1/4" - 2"	4 ps
Valvula p/ lavatório e tanque	1 ps
1"	1 ps
Valvula p/ tanque	1 ps
40 mm	1 ps
PVC Esgoto	
Curva 90 curta	4 ps
40 mm	3 ps
Joelho 45	1 ps
40 mm	2 ps
Joelho 90	6 ps
50 mm	4 ps
Joelho 90 c/anel p/ esgoto secundário	4 ps
40 mm - 1/2"	
Tubo PVC ponta-bola c/ vrola	13.78 m
100 mm - 4"	1.08 m
50 mm - 2"	8.07 m
Tubo rígido c/ ponta e bolsa soldável	2.40 m
40 mm	1.20 m
Tubo rígido c/ ponta lisa	1 ps
40 mm	3 ps
Tê 90	3 ps
40 mm	1 ps
Tê sanitário	1 ps
100 mm - 100 mm	3 ps
100 mm - 50 mm	3 ps
50 mm - 50 mm	1 ps
PVC Acessórios	
Greixa quadri - p/ ralo de terraço - cx. afo.	3 ps
100 mm	1 ps
Greixa redonda p/ cx. afo e ralo seco	1 ps
100 mm	3 ps
Ralo corpo caixa seca	3 ps
100x100x40mm	1 ps
Ralo corpo sifonado cilíndrico	1 ps
100x40mm	

Legenda	
Registro de gaveta c/ canopia cromada c/PVC soldável - RG	

Detalhe S2
escala 1:25

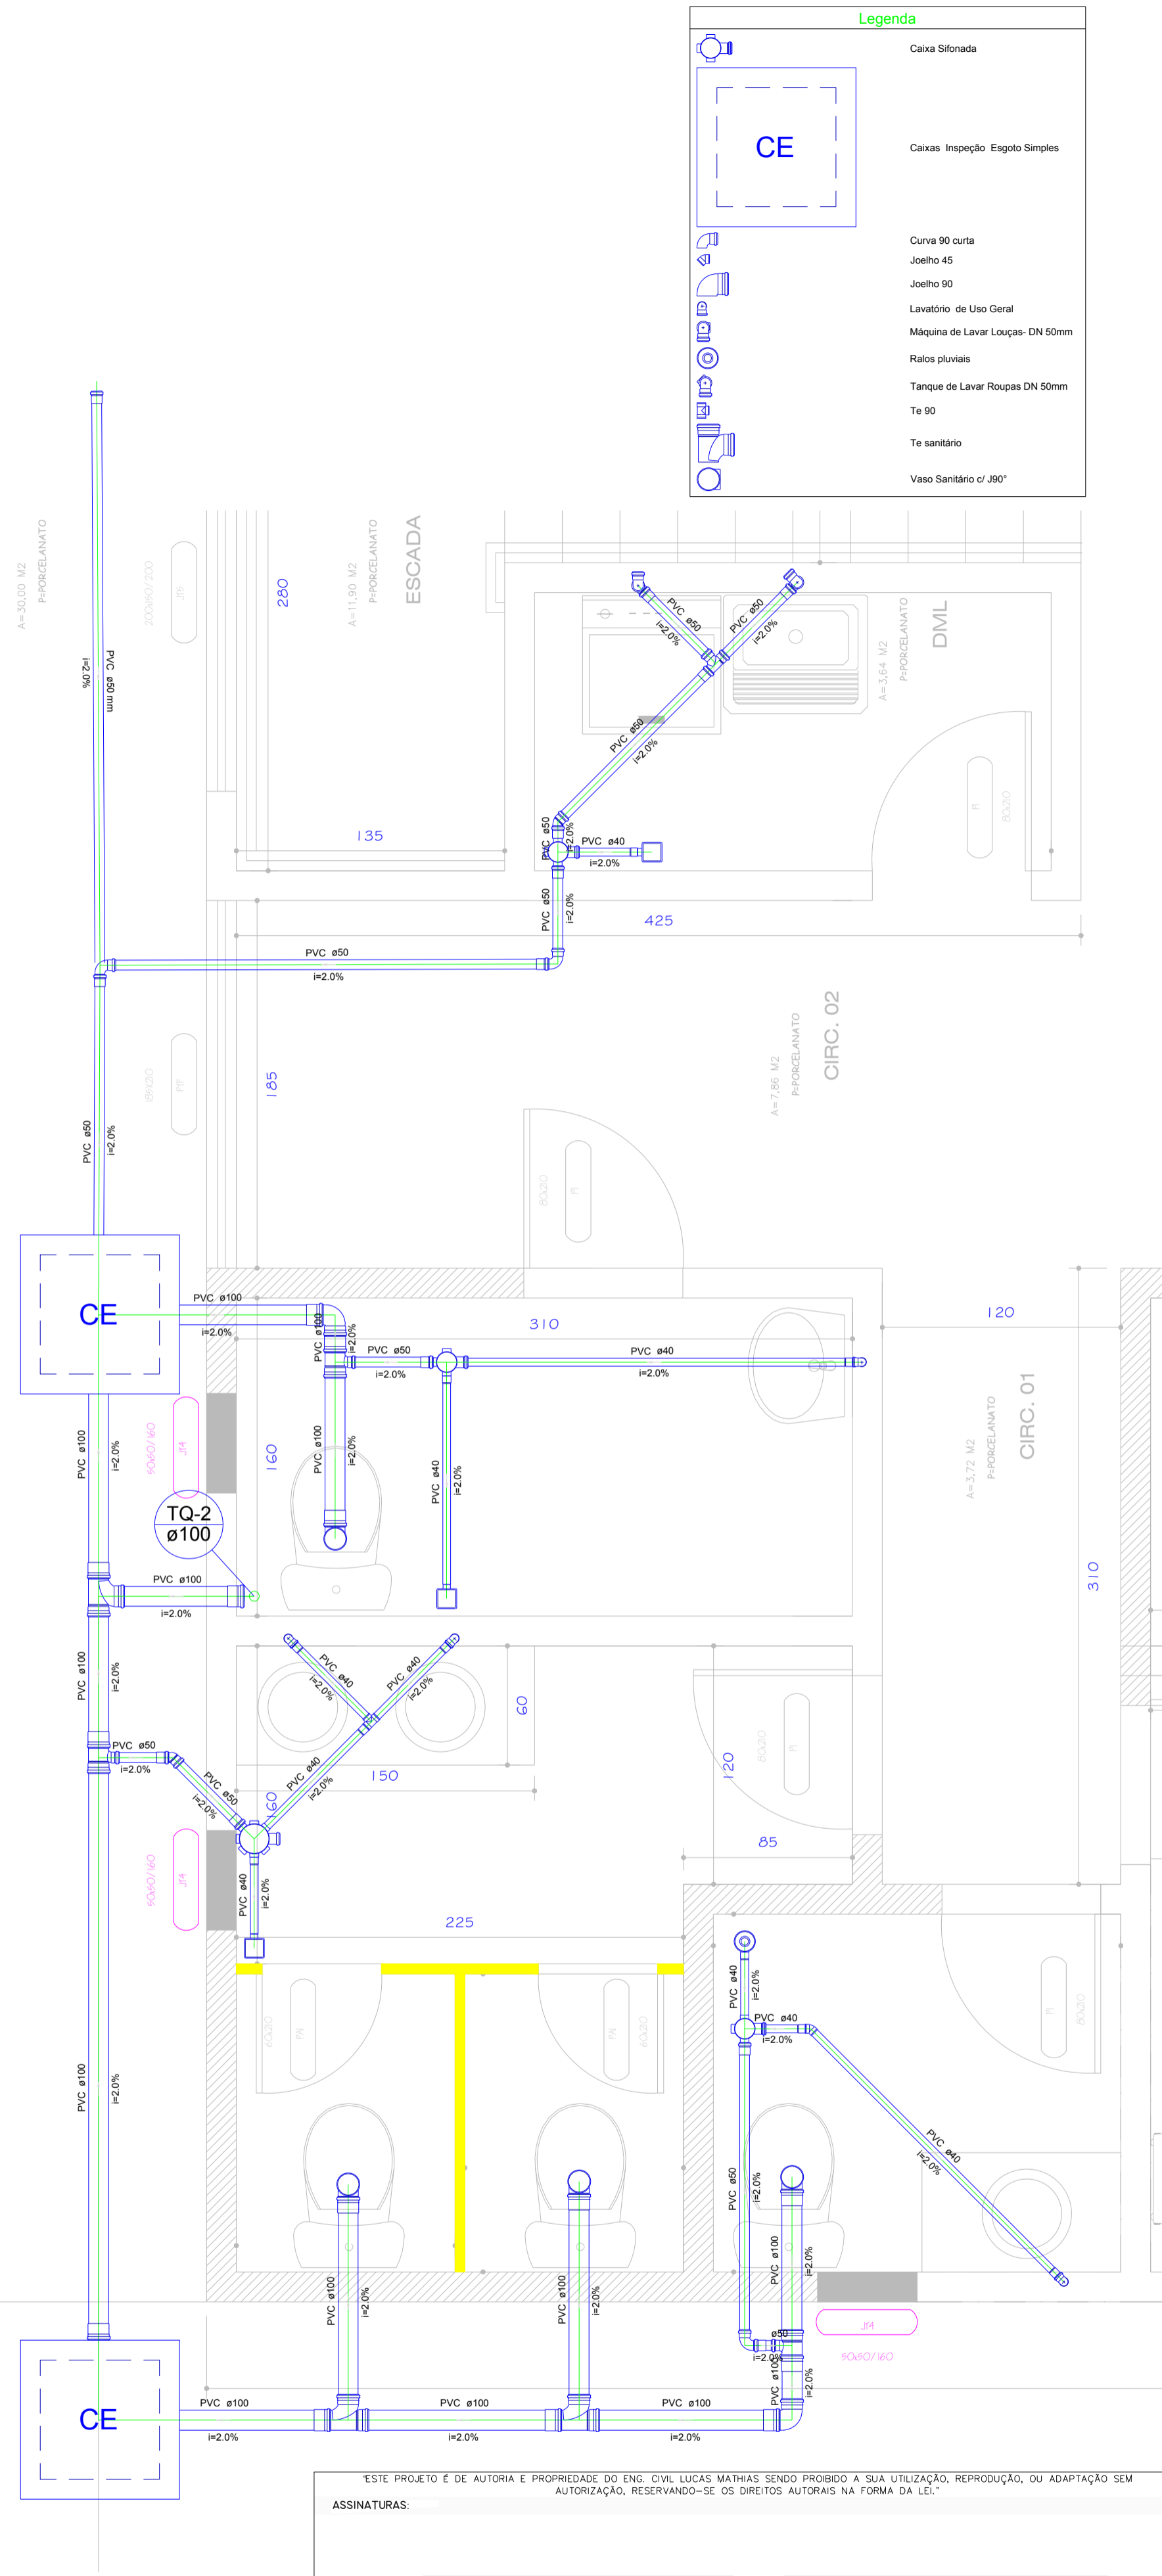

ESTE PROJETO É DE AUTORIA E PROPRIEDADE DO ENG. CIVIL LUCAS MATHIAS SENDO PROIBIDO A SUA UTILIZAÇÃO, REPRODUÇÃO, OU ADAPTAÇÃO SEM AUTORIZAÇÃO. RESERVANDO-SE OS DIREITOS AUTORAIS NA FORMA DA LEI.